



- ＜ 凡 例 ＞
- 屋内照明灯 (LED 4460lm) 防雨・防湿型
 - 屋上照明灯 (LED 1灯用街路灯)
 - 屋上照明灯 (LED 2灯用街路灯)
 - 階段照明 (LED ブラケット 防雨防湿形)
 - 2P15Ax2 接地極付 (防水型)
 - 分電盤
 - 自火報受信機

	LED 4460lm	笠付 防湿・防雨形		LED ブラケット	笠付 防湿・防雨形
参考型番 LEKTW415524L-LS9			参考型番 LEKBN209161N-LS9		
設置場所		備考	設置場所		備考
駐車場通路		定格電圧：AC100V~242V	屋外階段		定格電圧：AC100V~242V
		寸法：幅150×1250×高さ91			寸法：幅120×673×高さ95
	LED 1灯用街路灯	防湿・防雨型		LED 2灯用街路灯	防湿・防雨型
参考型番 LEDG-10902N (K)-LS9+JAT10020 (K)			参考型番 LEDG-10902N (K)-LS9+JAT20020 (K)		
設置場所		備考	設置場所		備考
屋上		定格電圧：AC100V~242V	屋上		定格電圧：AC100V~242V
		寸法：幅340×322×高さ98			寸法：幅340×322×高さ98
		ベース式ポール 4.5m			ベース式ポール 4.5m

- ＜ 凡 例 ＞
- VVF 1.6×3c 露出配線 (レースウェイ)
 - VVF 2.0×3c 露出配線 (レースウェイ)
 - VVF 2.0×3c 土間配管 (PF 22)
 - VVF 2.0×3c 土間配管 (PF 22)
 - VVF 2.0×3c 埋設配管 (FEP 30)

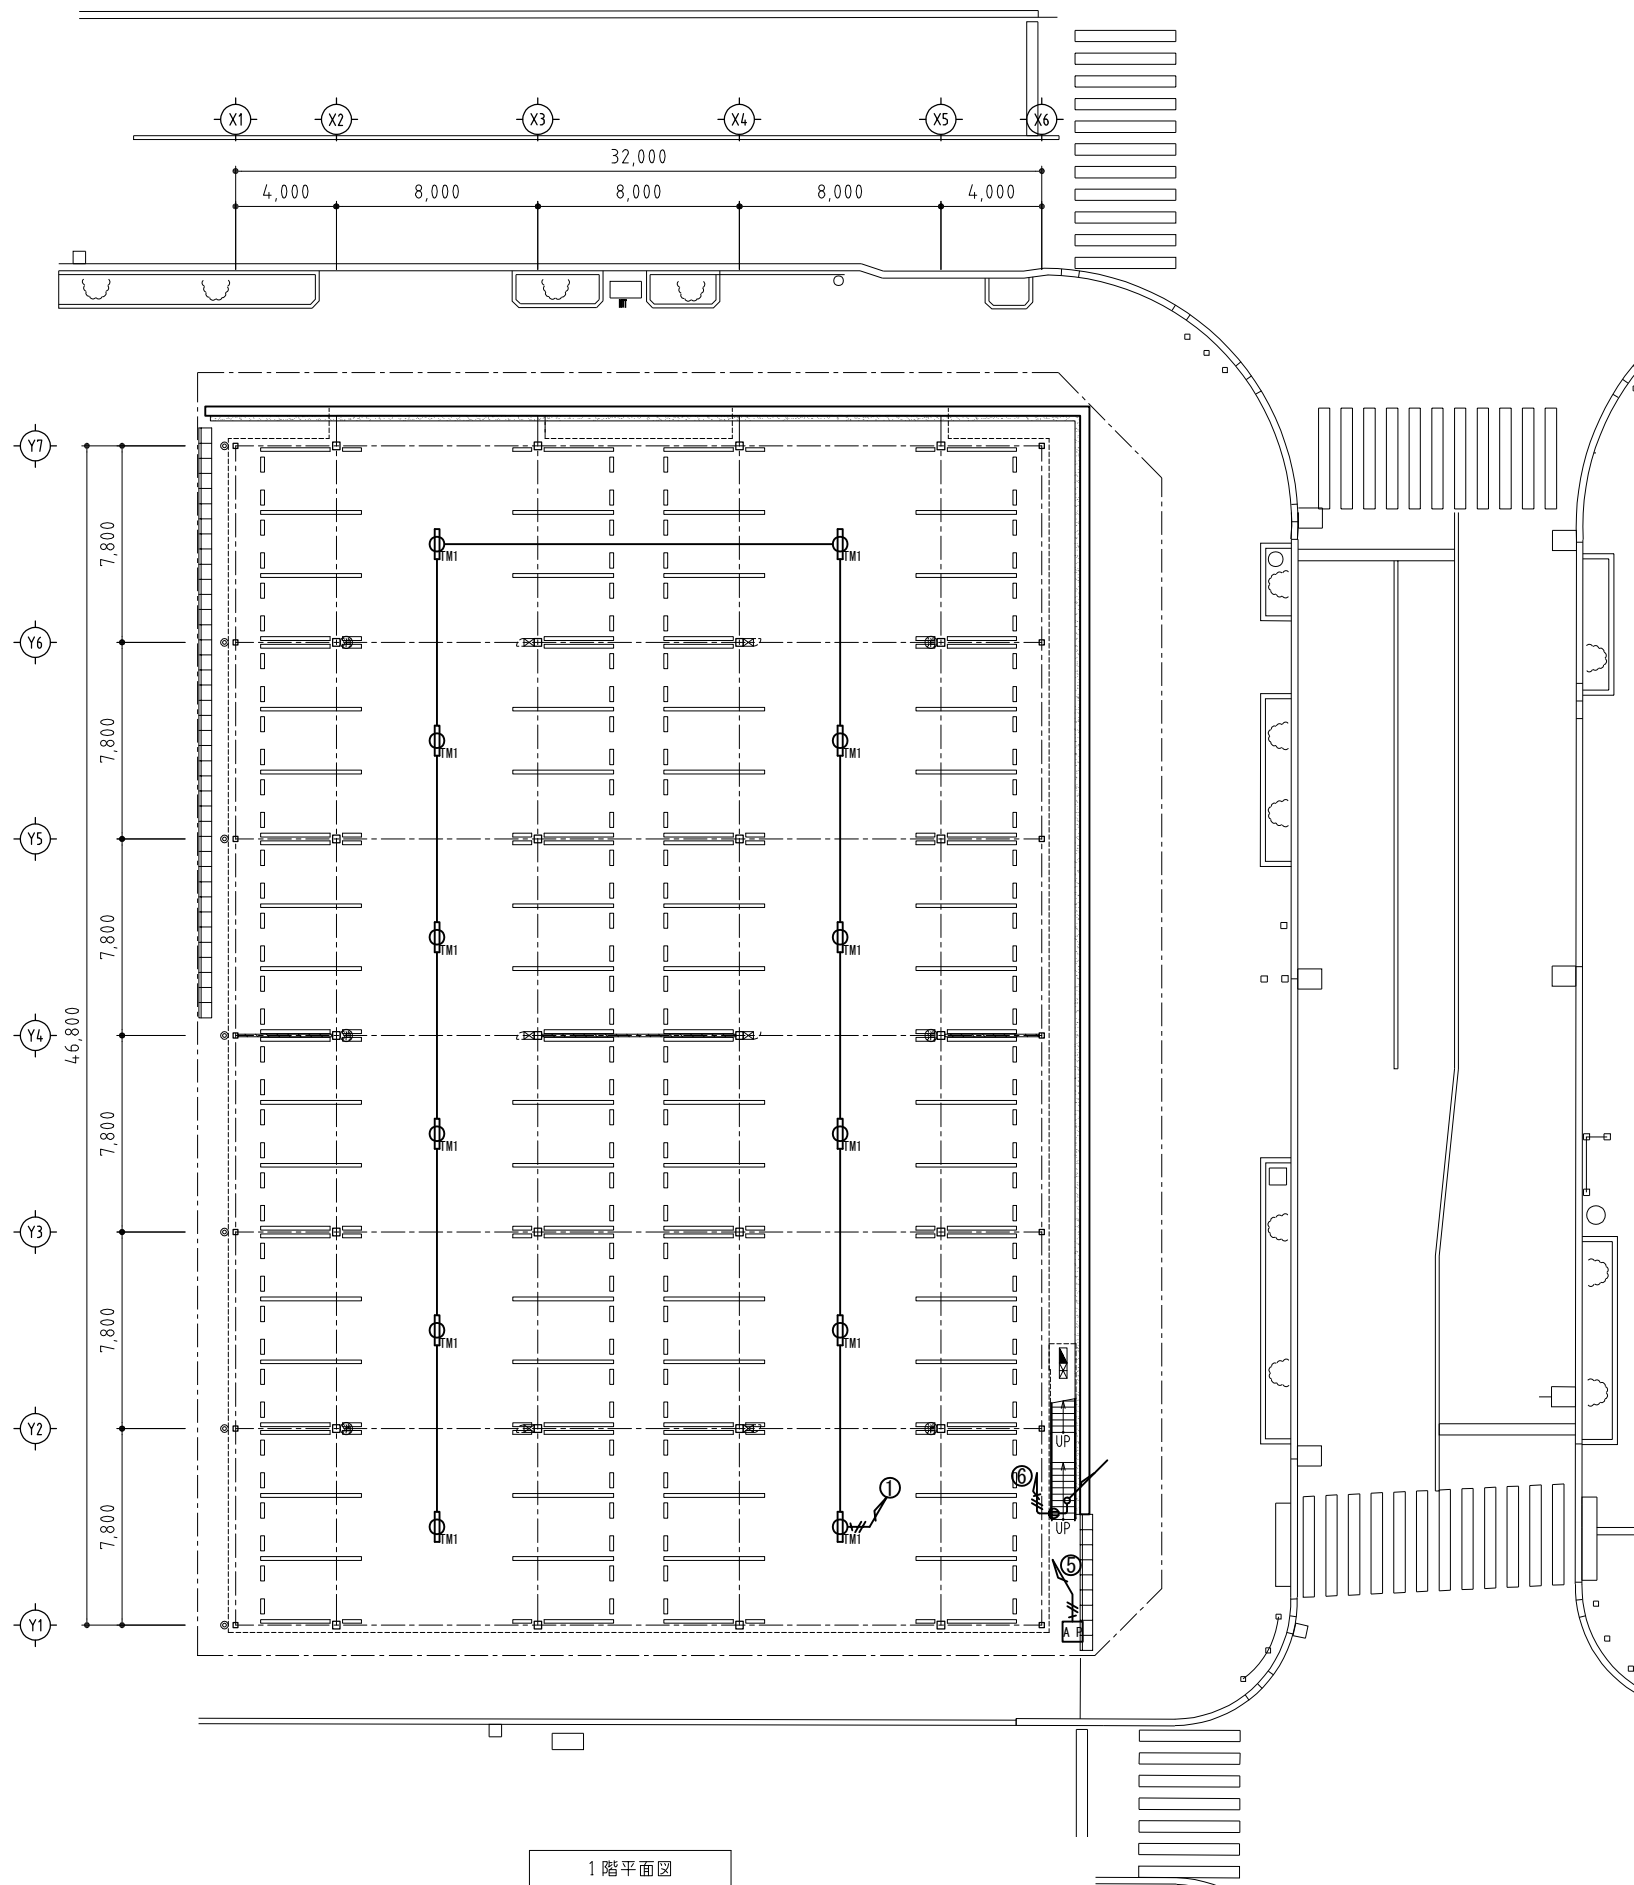

事業名	北見市中央大通沿道地区第一種市街地再開発事業	コムズ・司・清和共同企業体	代表者（株）コムズワーク	一級建築士事務所登録（石）4638号	管理建築士	竹ノ内 久	担 当	検 図	担当建築士	縮 尺			工 事 名 (仮称)北見市中央大通沿道地区第一種市街地再開発事業 立体駐車場棟	図面番号 E - 02
					一級建築士登録	第200222号				用紙サイズ	A-1	1/150		
					意匠図担当建築士	アルファコート株式会社 館本 和法		設計年月日 R8. 02	A-2		図 面 名 電灯設備 1階平面図			
					一級建築士事務所登録 第(石)5189号	一級建築士登録 第339203号	A-3		1/300					

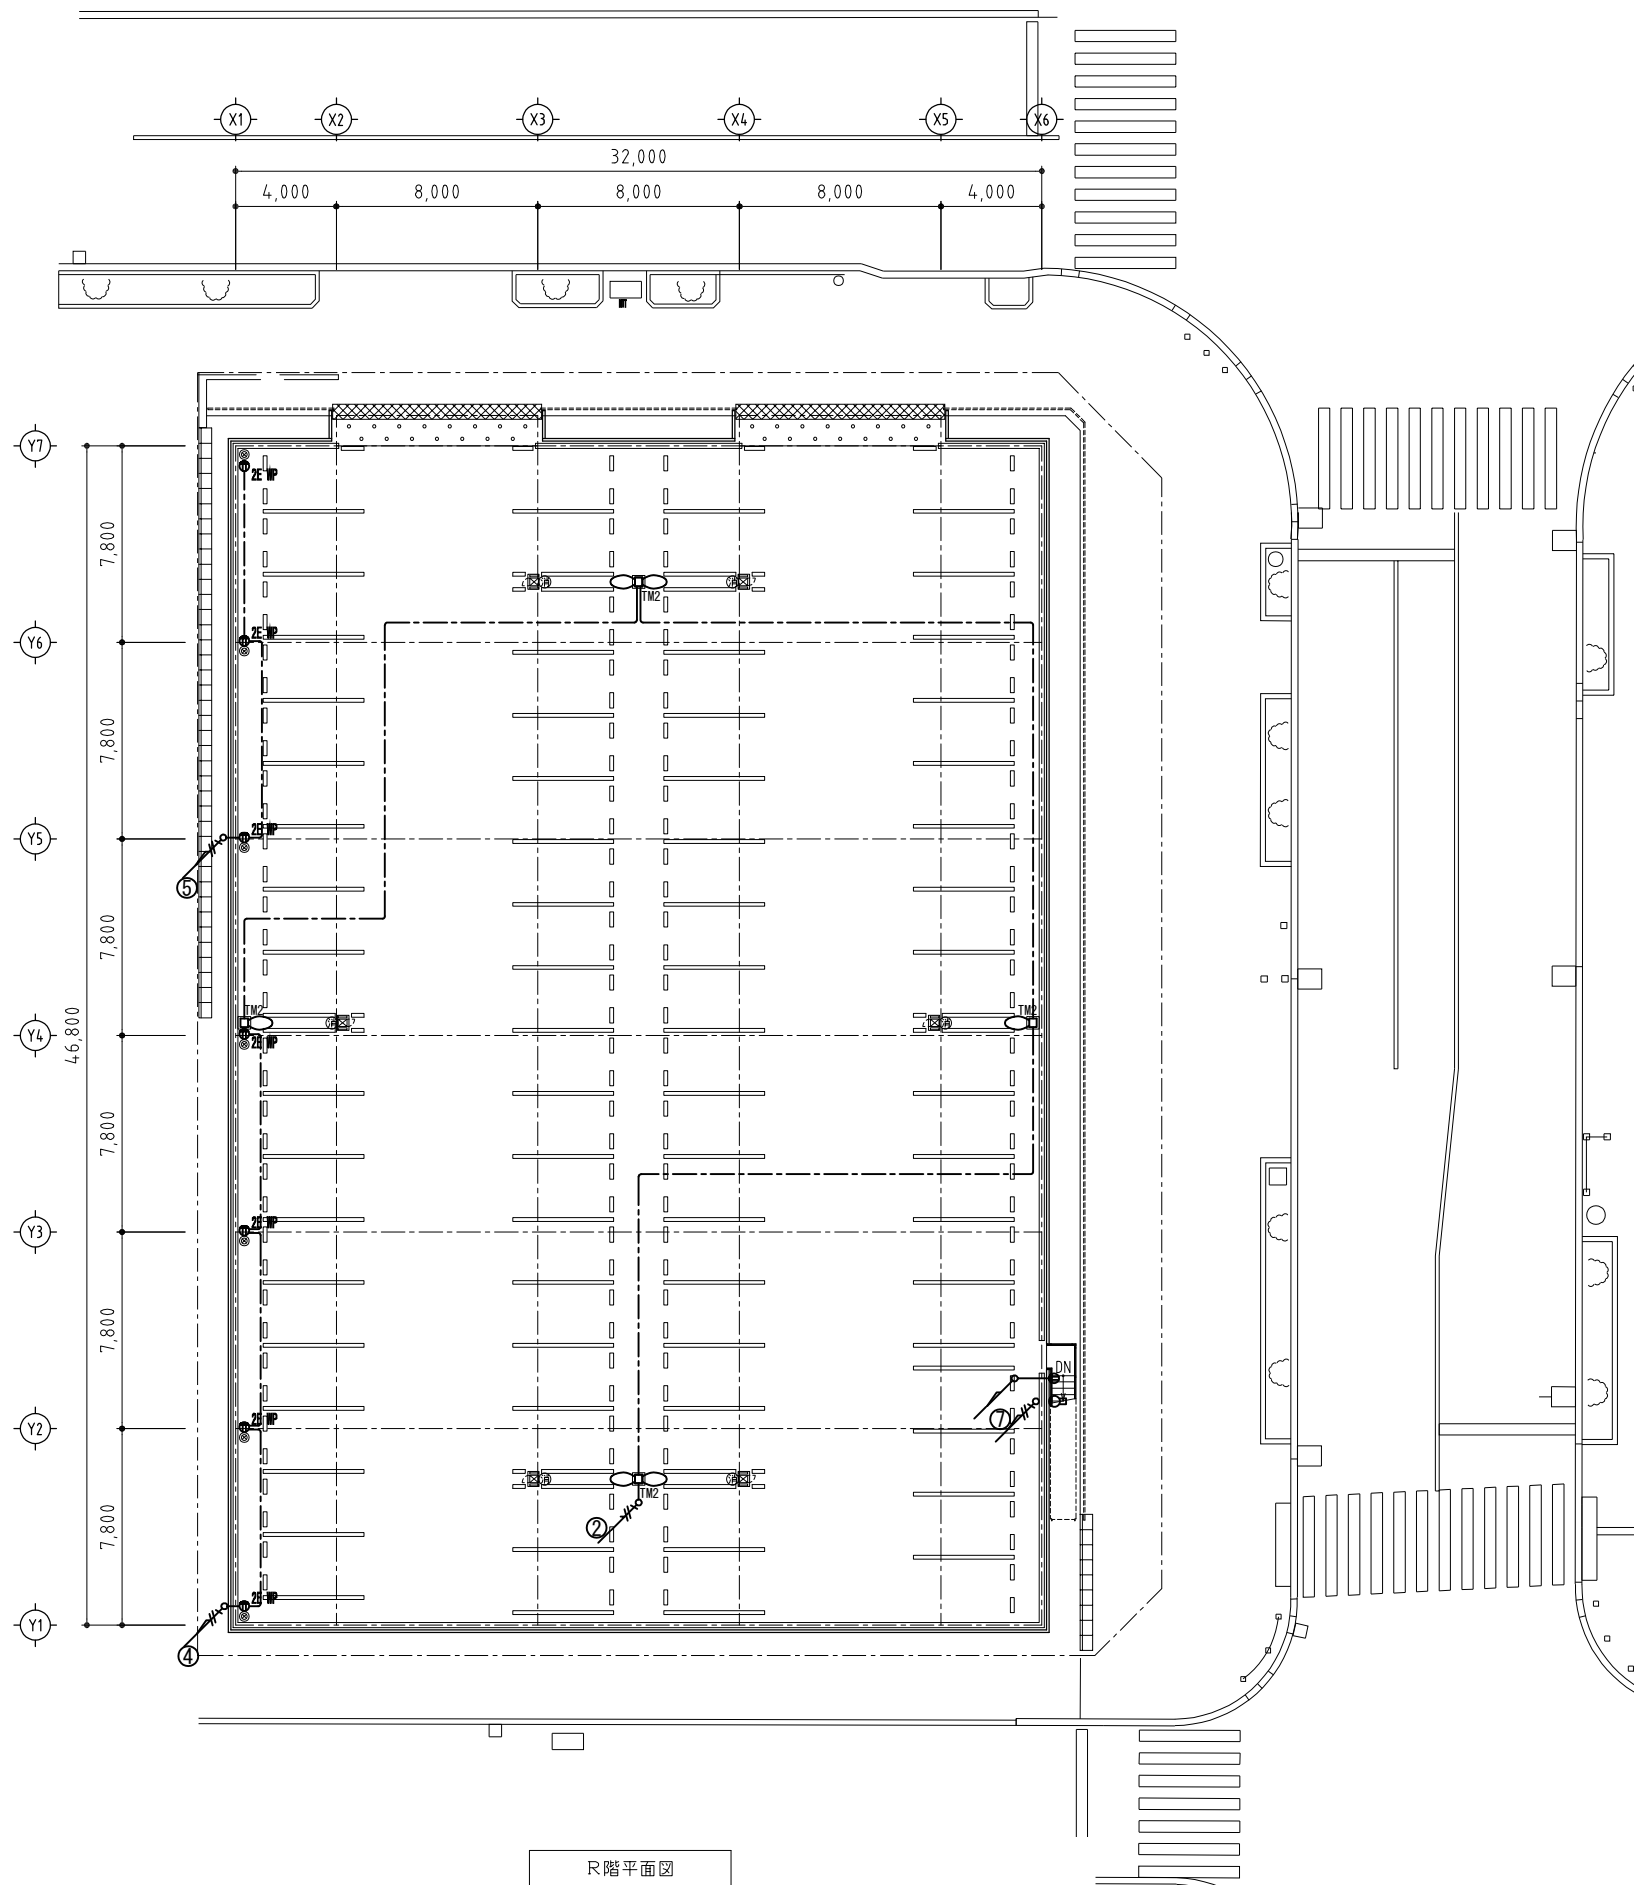

R階平面図

事業名

北見市中央大通沿道地区第一種市街地再開発事業

コムズ・司・清和共同企業体

代表者（株）コムズワーク 一級建築士事務所登録（石）4638号

管理建築士 竹ノ内 久
一級建築士登録 第200222号

担当 検 閲

担当建築士

意匠図担当建築士 アルファコート株式会社 館本 和法
一級建築士事務所登録（石）5189号 一級建築士登録 第339203号

設計年月日
R8. 02

縮 尺




用紙サイズ	A-1	1/150
	A-2	
	A-3	1/300

工 事 名
(仮称)北見市中央大通沿道地区第一種市街地再開発事業
立体駐車場
図 面 名
電灯設備 R階平面図


図面番号

E - 03

凡 例		
記 号	名 称	事 記
	受 信 機	P型2級 5回線 壁掛型
	電 灯 分 電 盤	
	機 器 収 容 箱	P型2級 (P O B 内蔵) 防雨型
	電 鈴	D C 2 4 V 1 5 0mm
	発 信 機	P型2級
	表 示 灯	A C 2 4 V , L E D
	熱 式 感 知 器	差動式スポット型 2種 防水型
	終 端 抵 抗	10kΩ
	消 火 器	A B C粉末 蓄圧式 1 0型 スタンド共
	移動式粉末消火設備	第3種 ABC粉末
	誘導標識	避難口 片面 矢無
	誘導標識	通路 矢印付
	電 線 路	ケーブル配線
	電 線 路	配管配線
	電 線 路	立上り・立下り
	警 戒 区 域	
	警 戒 番 号	自火報 1 ～ 4 L

※ 特記事項				
1. 特記無き配線は下記とする。				
	A E O . 9 - 2 C	保護管 (P F 1 6)	露出	
	A E O . 9 - 4 C	保護管 (P F 1 6)	露出	
	H P O . 9 - 2 C	保護管 (P F 1 6)	露出	
2. 地区音響の鳴動は、全館一斉鳴動とする。				
3. 受信機の回線内訳は下記の通りとする。				
自火報	4 L	予備	1 L	合計 4 L


R 階

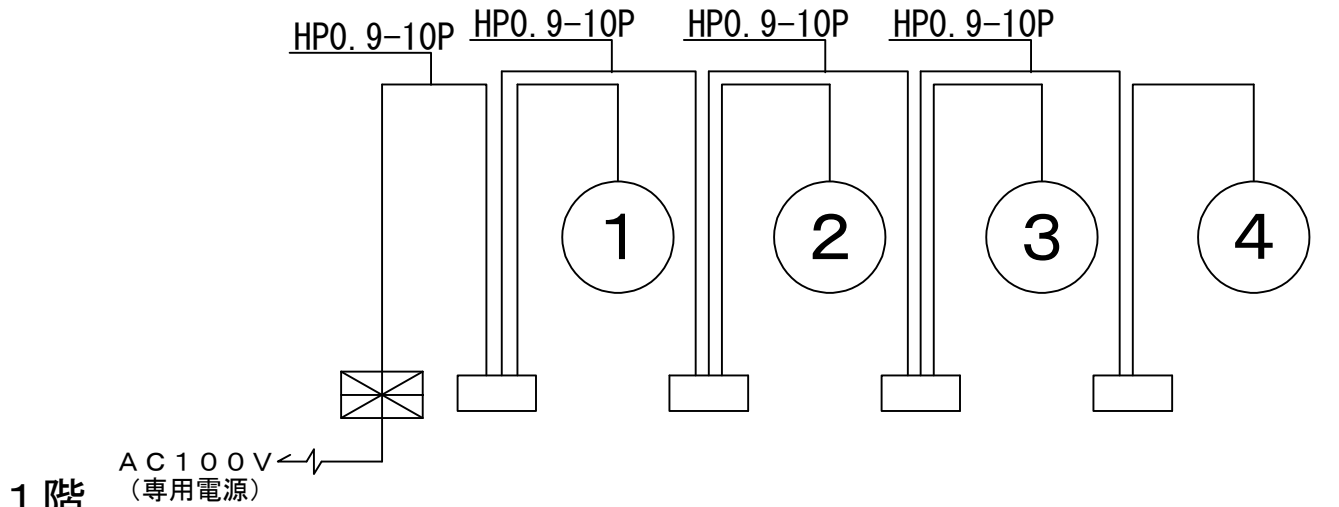


※緊急時－消防機関への連絡は携帯電話にて通報

幹 線 系 統 図

事業名	北見市中央大通沿道地区第一種市街地再開発事業	コムズ・司・清和共同企業体	代表者（株）コムズワーク	一級建築士事務所登録（石）4638号	管理建築士	竹ノ内 久	担 当	検 閲	担当建築士	縮 尺			工 事 名 (仮称)北見市中央大通沿道地区第一種市街地再開発事業 立体駐車場棟	図面番号 E - 04
					一級建築士登録	第200222号				用紙サイズ	A-1	N.S		
					意匠図担当建築士	アルファコート株式会社 館本 和法		設計年月日 R8.02	用紙サイズ	A-2	図 面 名 自動火災報知設備 系統図			
					一級建築士事務所登録 第(石)5189号	一級建築士登録 第339203号	用紙サイズ		A-3	N.S				

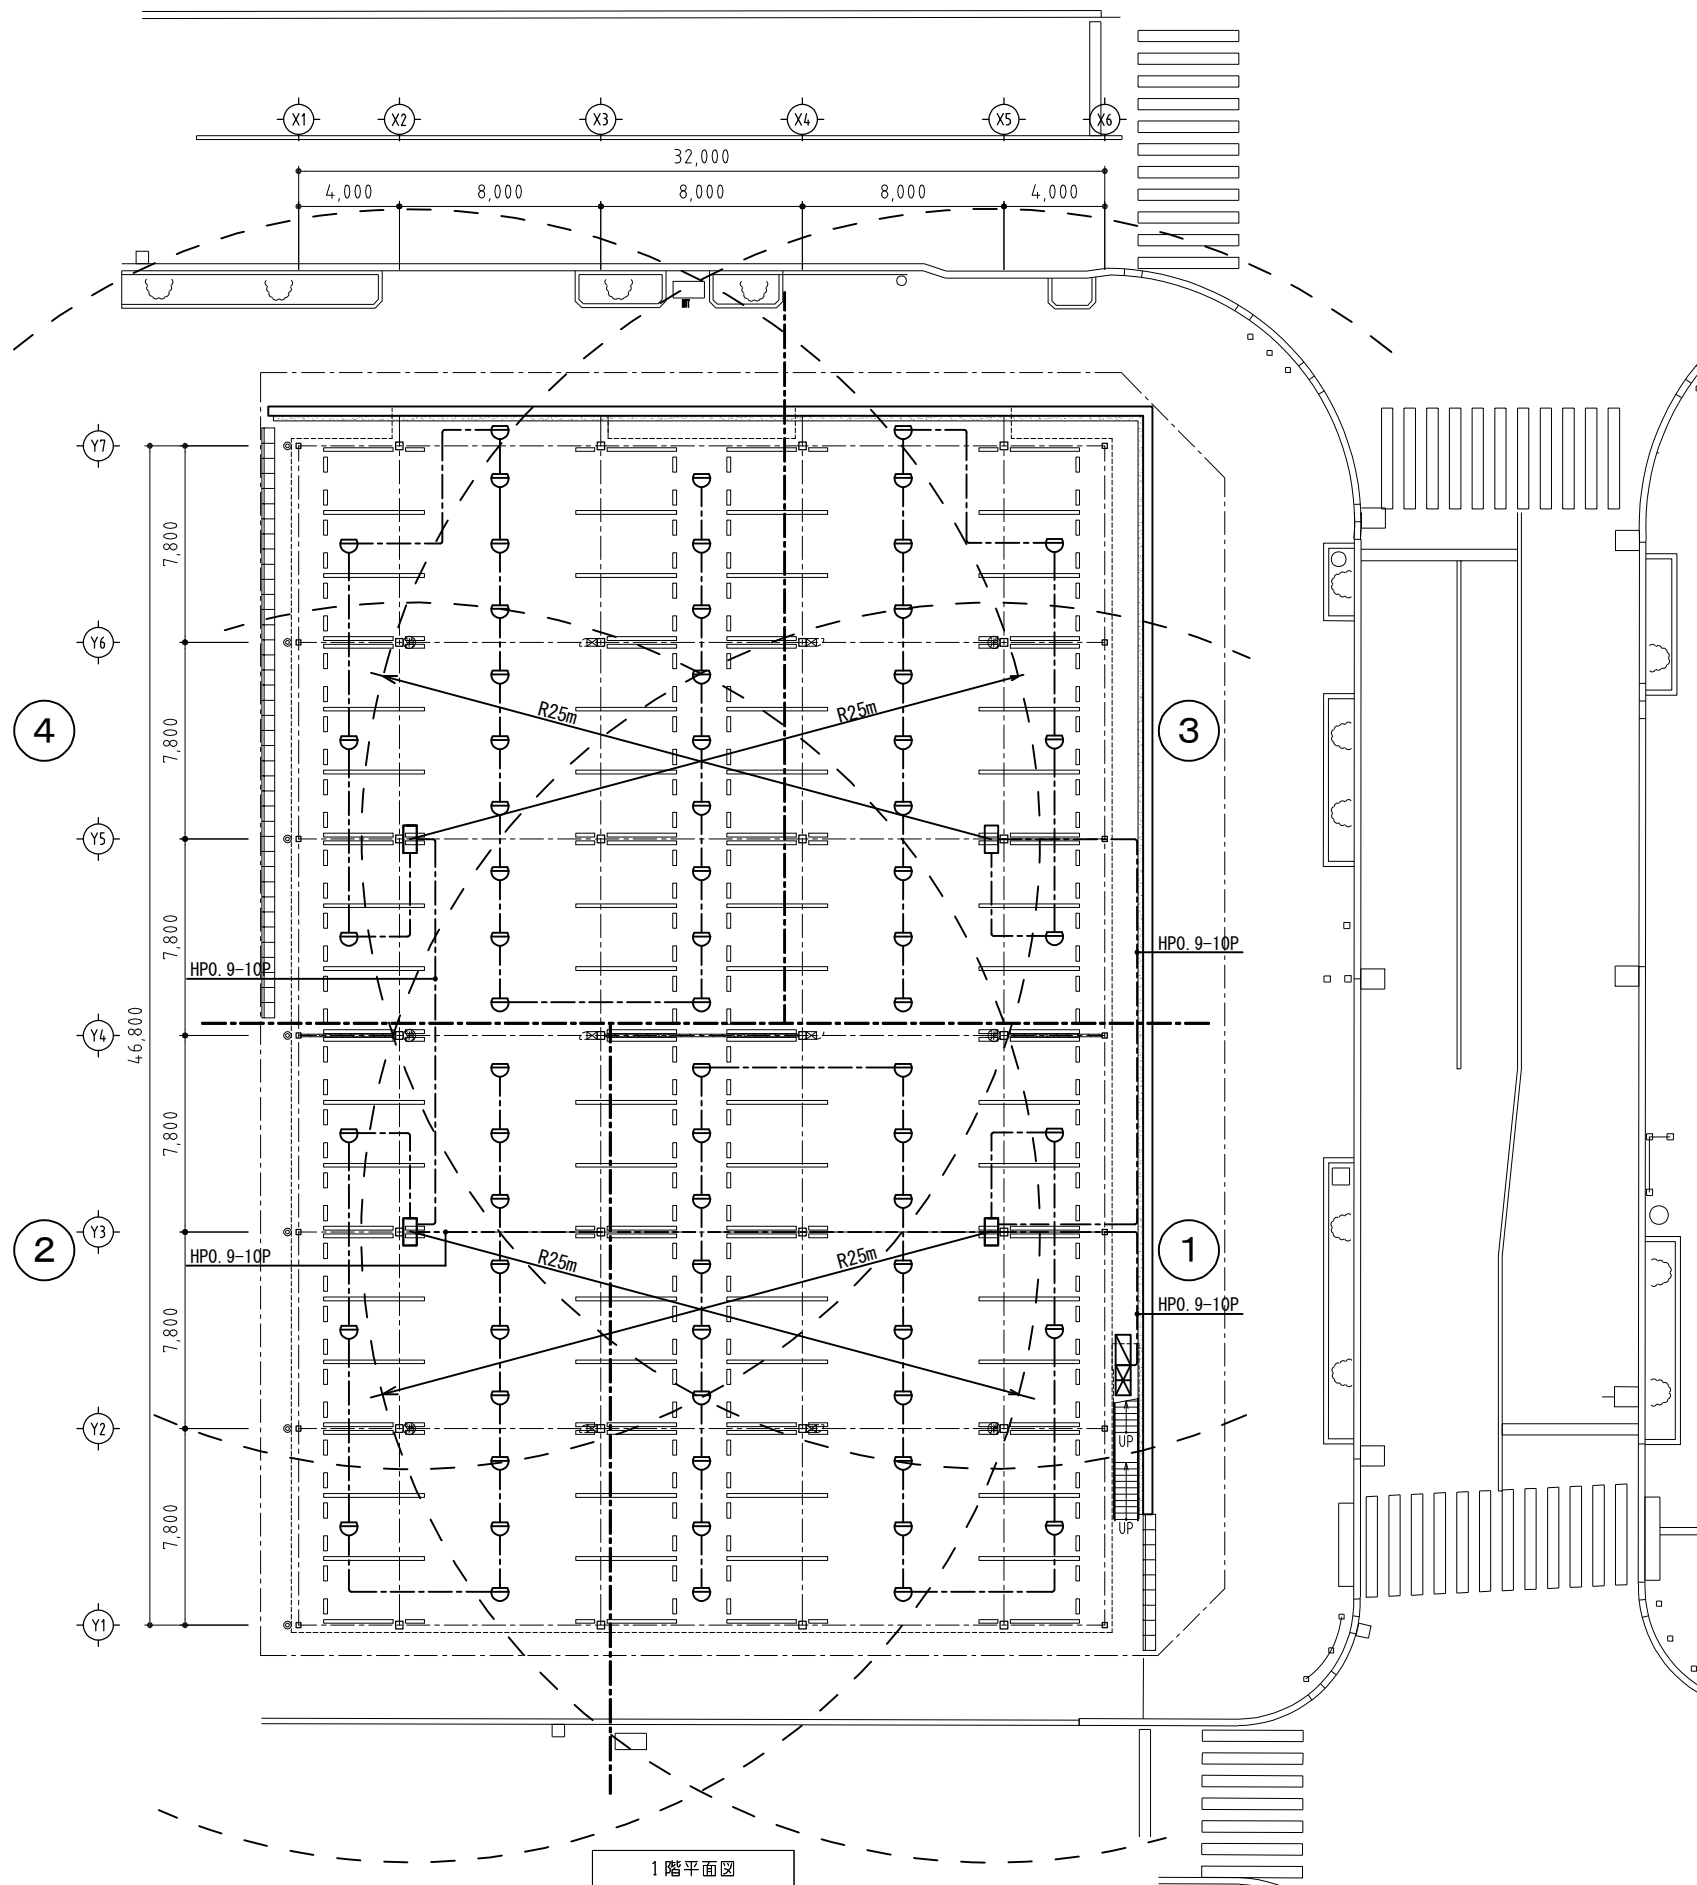



事業名	北見市中央大通沿道地区第一種市街地再開発事業	コムズ・司・清和共同企業体 代表者 (株) コムズワーク 一級建築士事務所登録 (石) 4638号	管理建築士 竹ノ内 久 第200222号 一級建築士登録 意匠図担当建築士 アルファコート株式会社 館本 和法 一級建築士事務所登録 (石) 5189号 一級建築士登録 第339203号	担当 検図	担当建築士	縮尺		工事名 (仮称) 北見市中央大通沿道地区第一種市街地再開発事業 立体駐車場棟 図面名 自動火災報知設備 1階平面図	図面番号 E - 05
						用紙	A-1		
						紙サイズ	A-2		
							A-3	1/300	

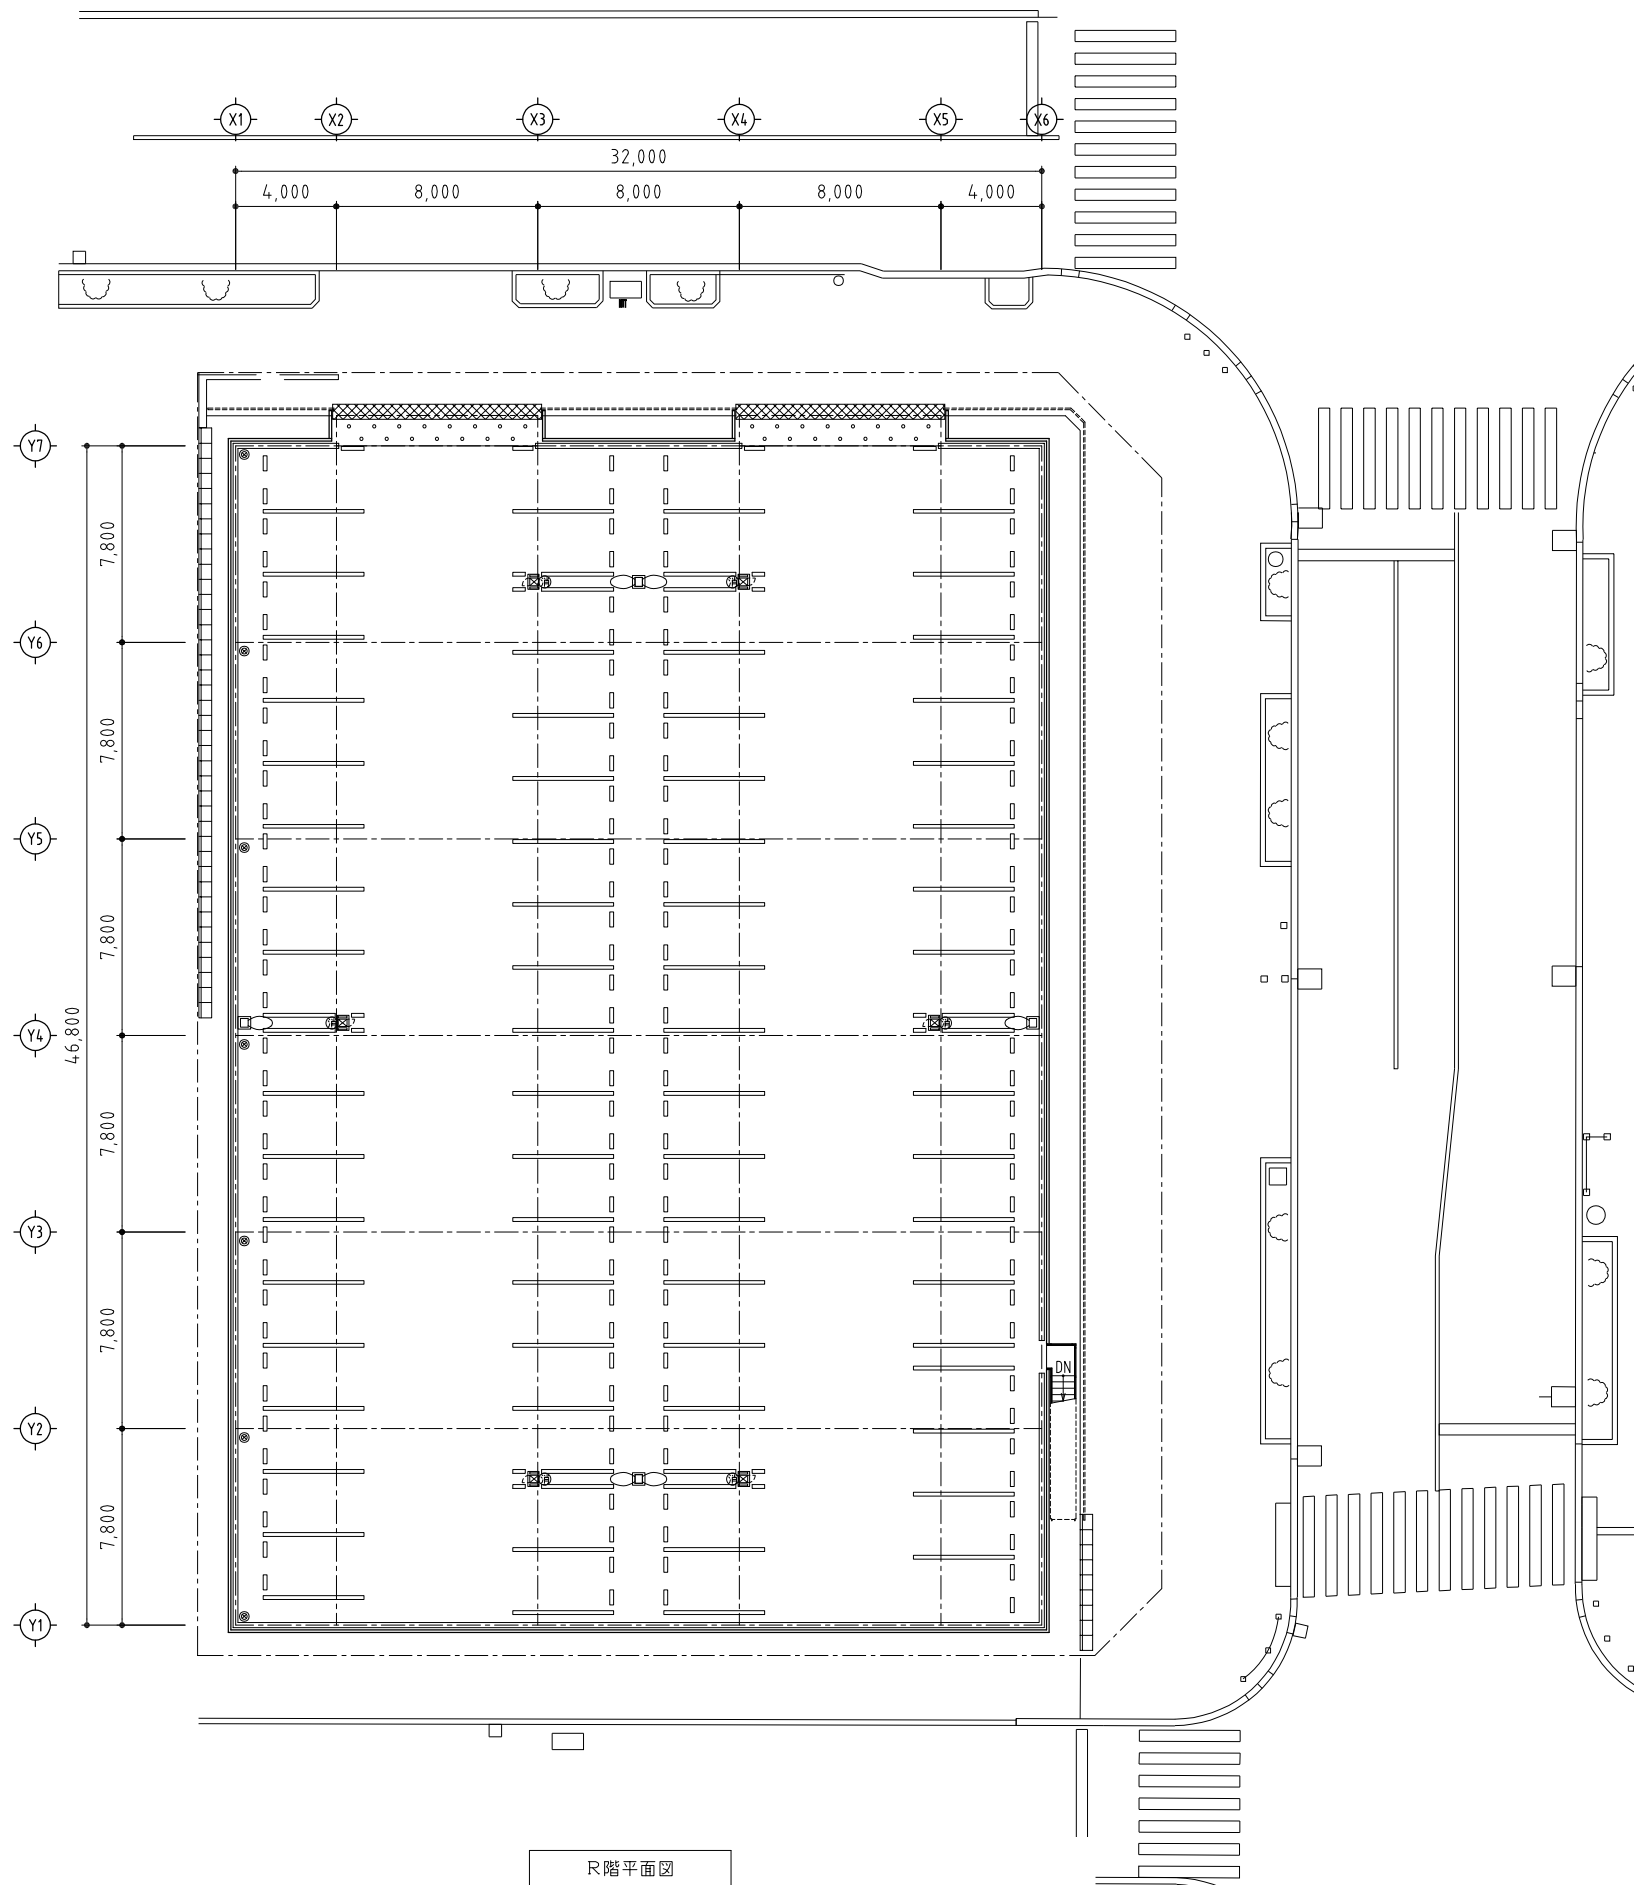


事業名	北見市中央大通沿道地区第一種市街地再開発事業	コムズ・司・清和共同企業体 代表者（株）コムズワーク 一級建築士事務所登録（石）4638号	管理建築士 竹ノ内 久	担 当	検 閲	担当建築士	縮 尺		工 事 名 (仮称)北見市中央大通沿道地区第一種市街地再開発事業 立体駐車場棟	図面番号 E - 06
			一級建築士登録 第200222号				用紙 A-1 1/150			
			意匠図担当建築士 アルファコート株式会社 館本 和法		設計年月日 R8. 02	A-2		図 面 名 自動火災報知設備 R階平面図		
			一級建築士事務所登録 第(石)5189号 一級建築士登録 第339203号			A-3	1/300			

凡 例		
記 号	名 称	記 事
	電 灯 分 電 盤	
	消 火 器	A B C 粉 末 蓄 圧 式 1 0 型 ス タ ン ド 共
	移 動 式 粉 末 消 火 設 備	第 3 種 A B C 粉 末 表 示 灯 内 蔵
	誘 導 標 識	避 難 口 片 面 矢 無
	誘 導 標 識	通 路 矢 印 付
	電 線 路	ケ ー ブ ル 配 線
	電 線 路	配 管 配 線
	電 線 路	立 上 り ・ 立 下 り

 
※ 特記事項
1. 特記無き配線は下記とする。
 V V F 1 . 6 - 2 C 保 護 管 (P F 1 6) 露 出

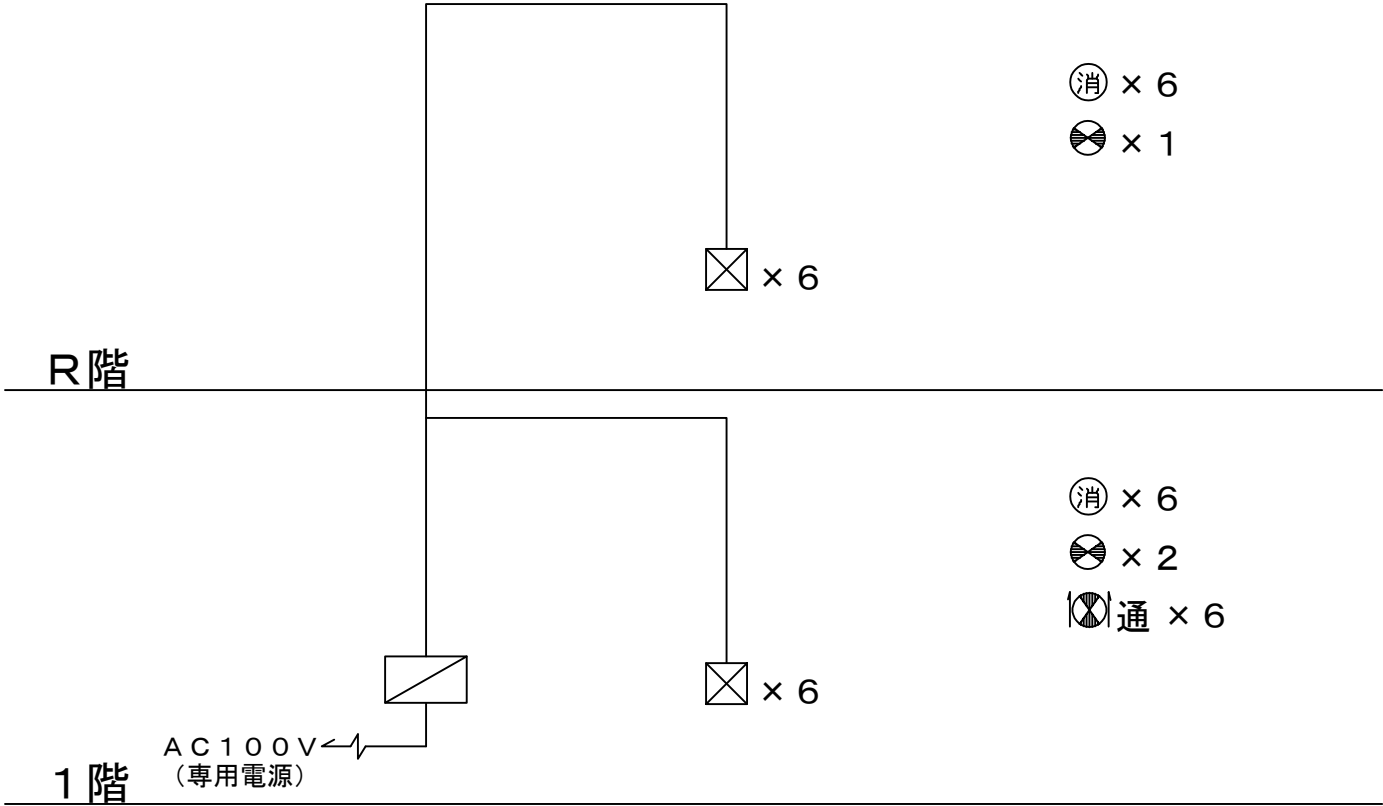

幹 線 系 統 図

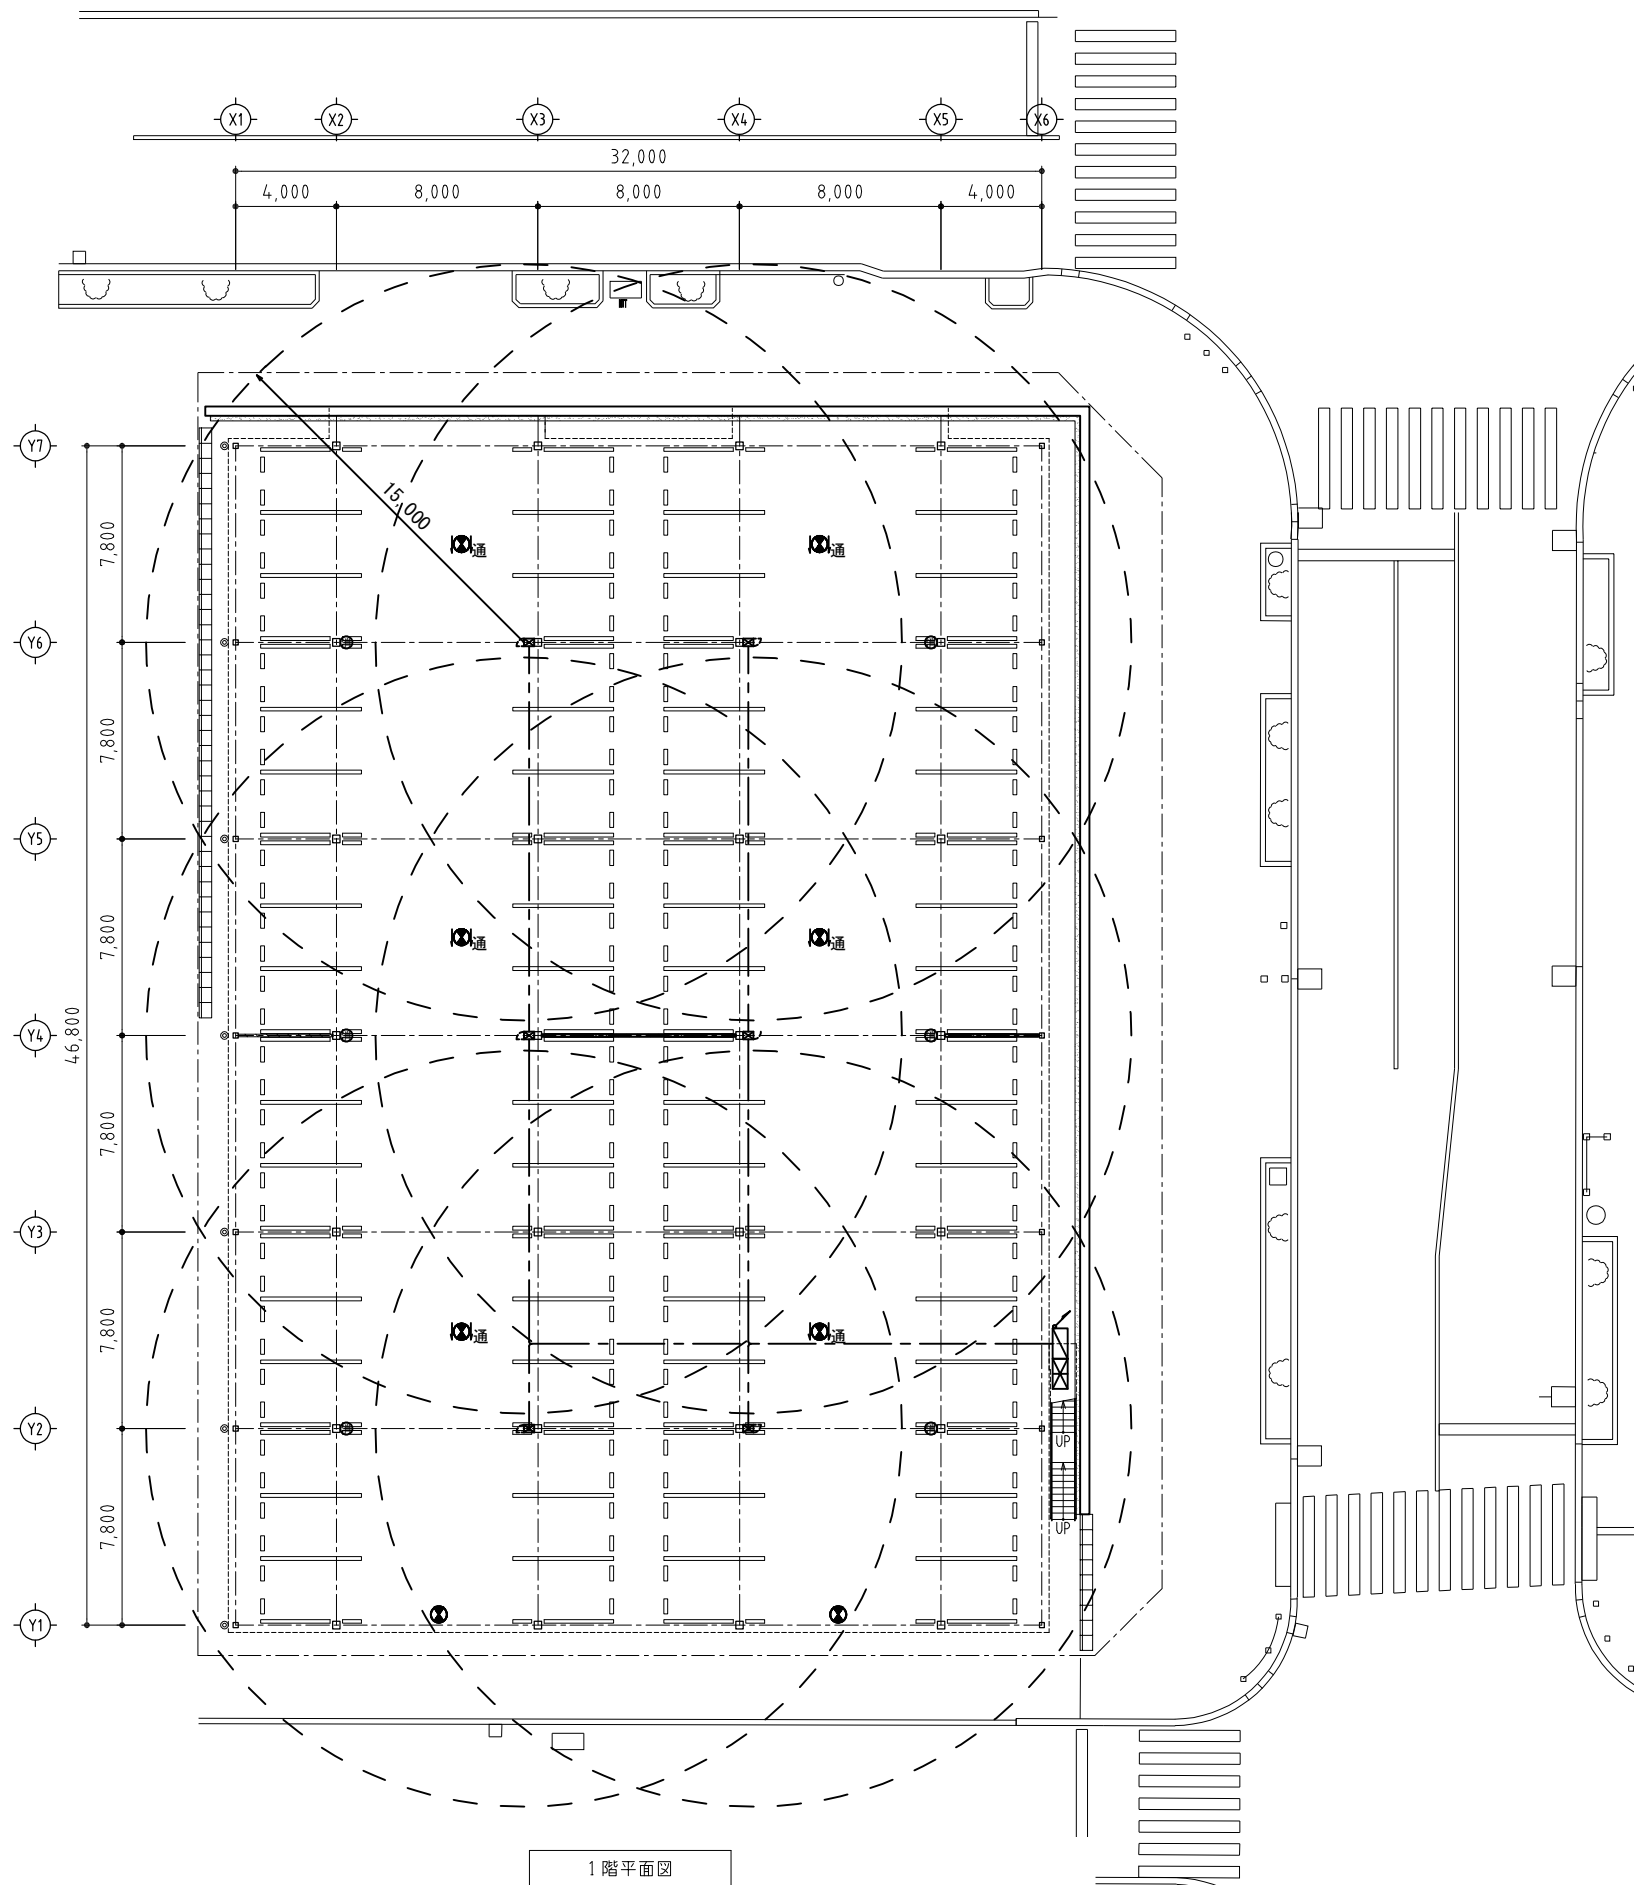

事業名	北見市中央大通沿道地区第一種市街地再開発事業	コムズ・司・清和共同企業体	代表者（株）コムズワーク	一級建築士事務所登録（石）4638号	管理建築士	竹ノ内 久	担 当	検 閲	担当建築士	縮 尺			工 事 名 (仮称)北見市中央大通沿道地区第一種市街地再開発事業 立体駐車場棟	図面番号 E - 08
					一級建築士登録	第200222号				用紙サイズ	A-1	1/150		
					意匠図担当建築士	アルファコート株式会社 館本 和法		設計年月日 R8. 02	A-2		図 面 名 移動式粉末消火設備 1階平面図			
					一級建築士事務所登録 第(石)5189号	一級建築士登録 第339203号	A-3		1/300					

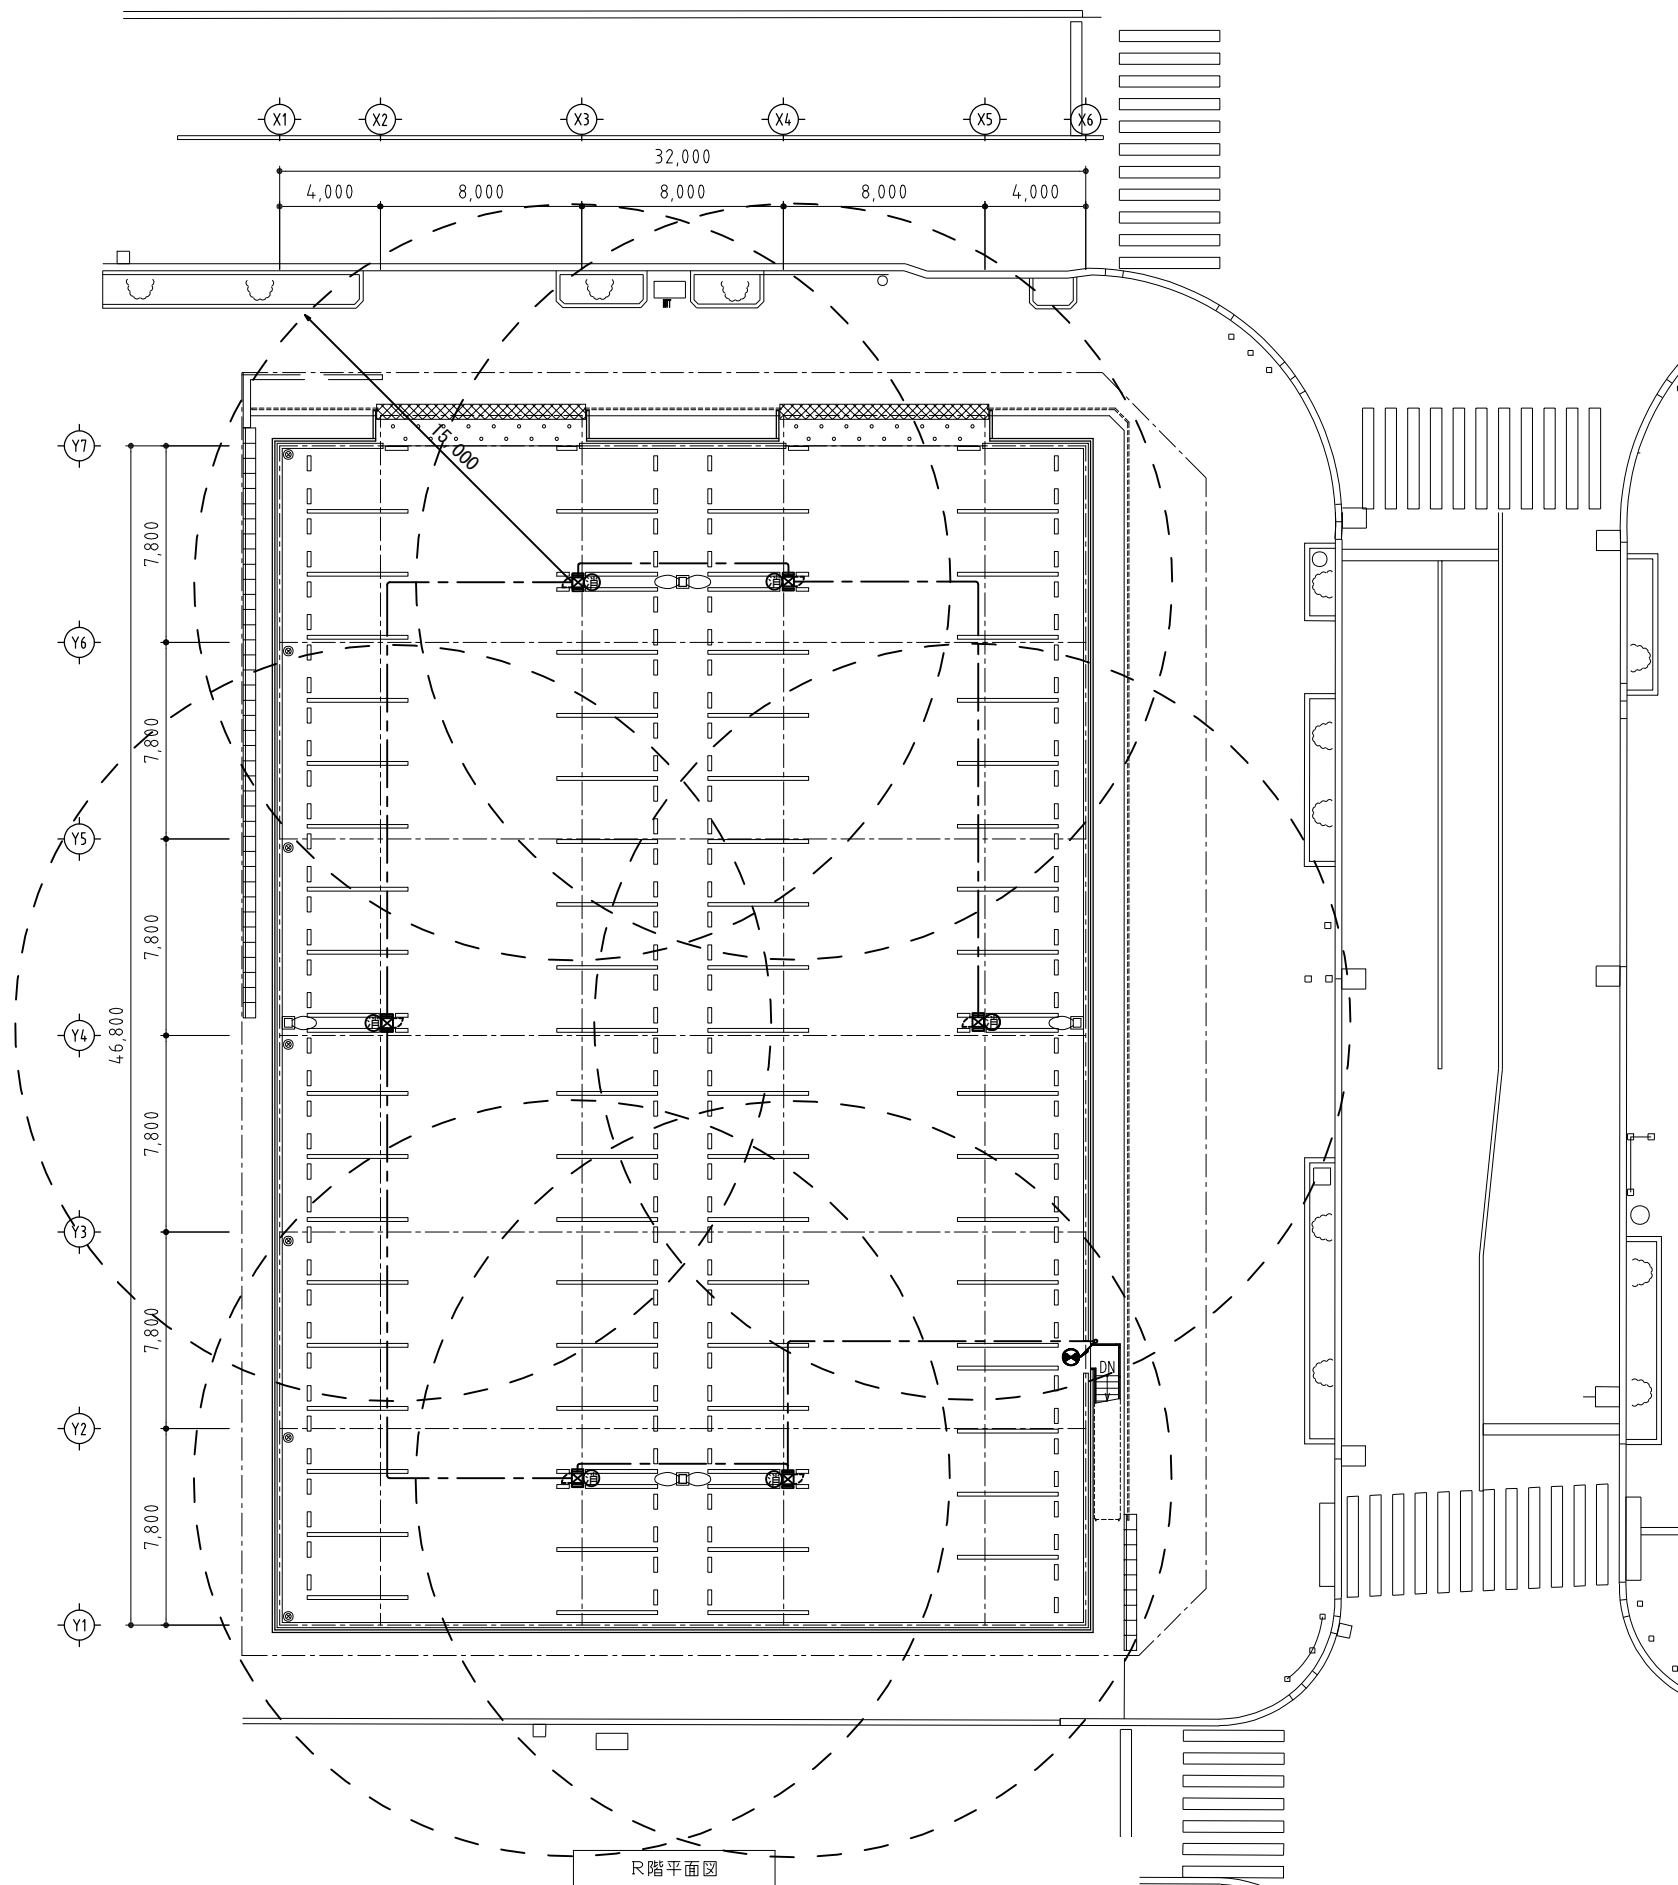

事業名

北見市中央大通沿道地区第一種市街地再開発事業

コムズ・司・清和共同企業体

代表者 (株) コムズワーク 一級建築士事務所登録 (石) 4638号

管理建築士 竹ノ内 久
一級建築士登録 第200222号

担当 検 閲

担当建築士

縮 尺


用紙サイズ	A-1	1/150
	A-2	
	A-3	1/300

工 事 名
(仮称) 北見市中央大通沿道地区第一種市街地再開発事業
立体駐車場棟


図 面 名
移動式粉末消火設備 R階平面図

図面番号

E - 09

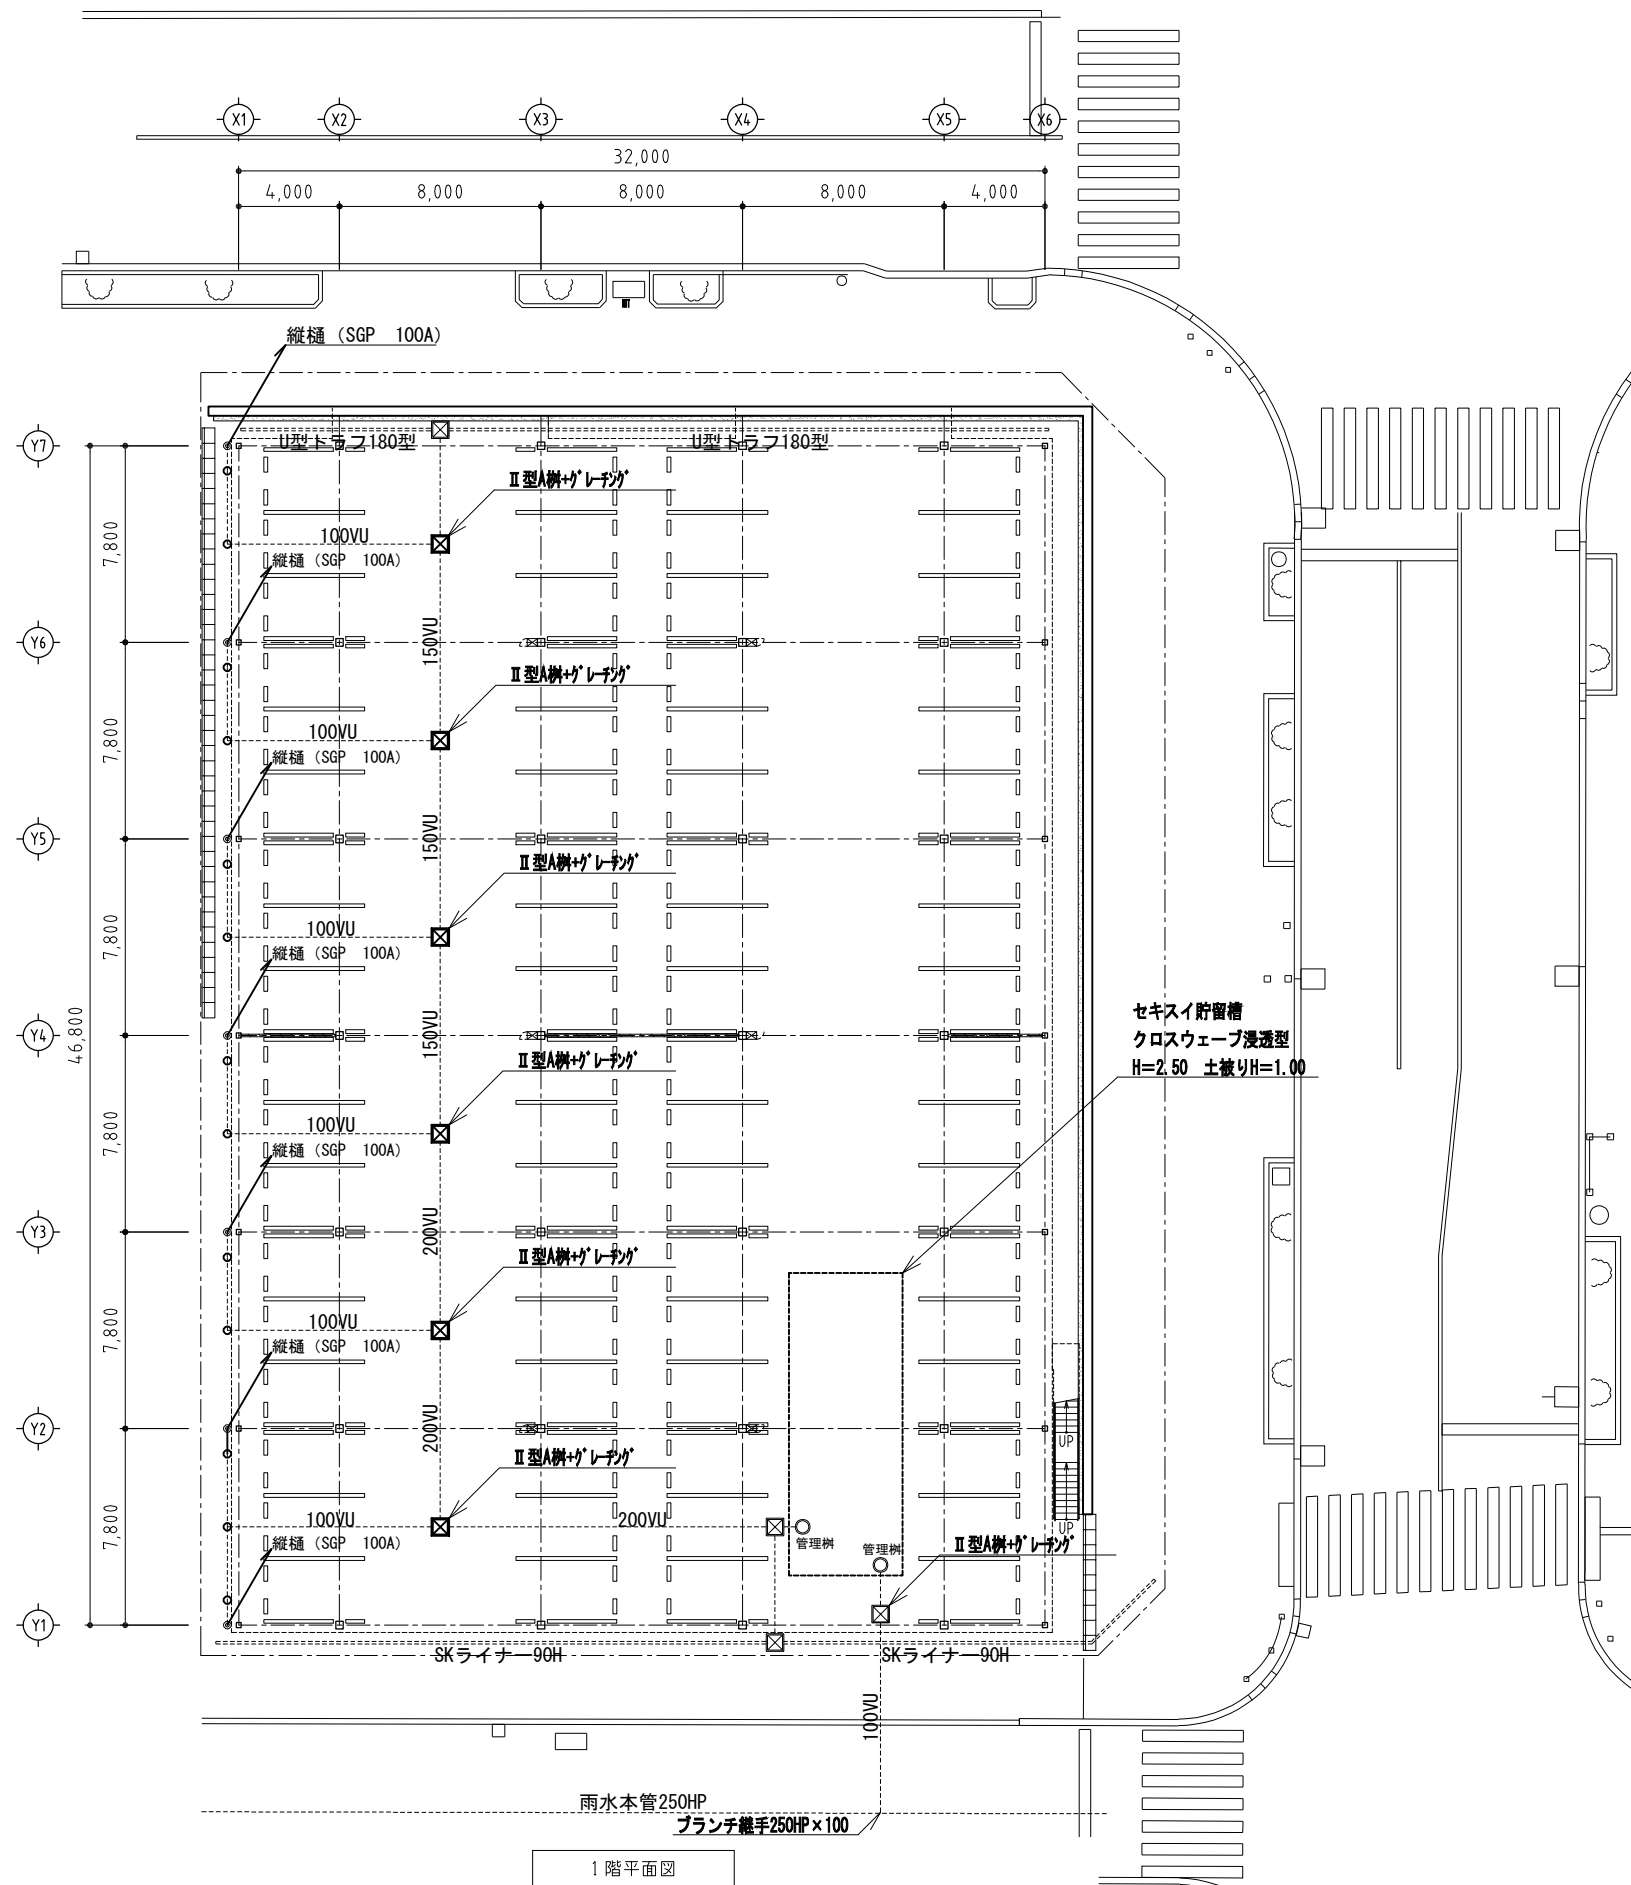

事業名	北見市中央大通沿道地区第一種市街地再開発事業	コムズ・司・清和共同企業体	代表者（株）コムズワーク	一級建築士事務所登録（石）4638号	管理建築士	竹ノ内 久	担 当	検 閲	担当建築士	縮 尺		工 事 名 (仮称)北見市中央大通沿道地区第一種市街地再開発事業 立体駐車場棟	図面番号 E - 10
					一級建築士登録	第200222号				用紙サイズ	A-1		
					意匠図担当建築士	アルファコート株式会社 館本 和法		設計年月日 R8. 02	A-2		図 面 名 雨水排水設備 1階平面図		
					一級建築士事務所登録 第(石)5189号	一級建築士登録 第339203号	A-3		1/300				

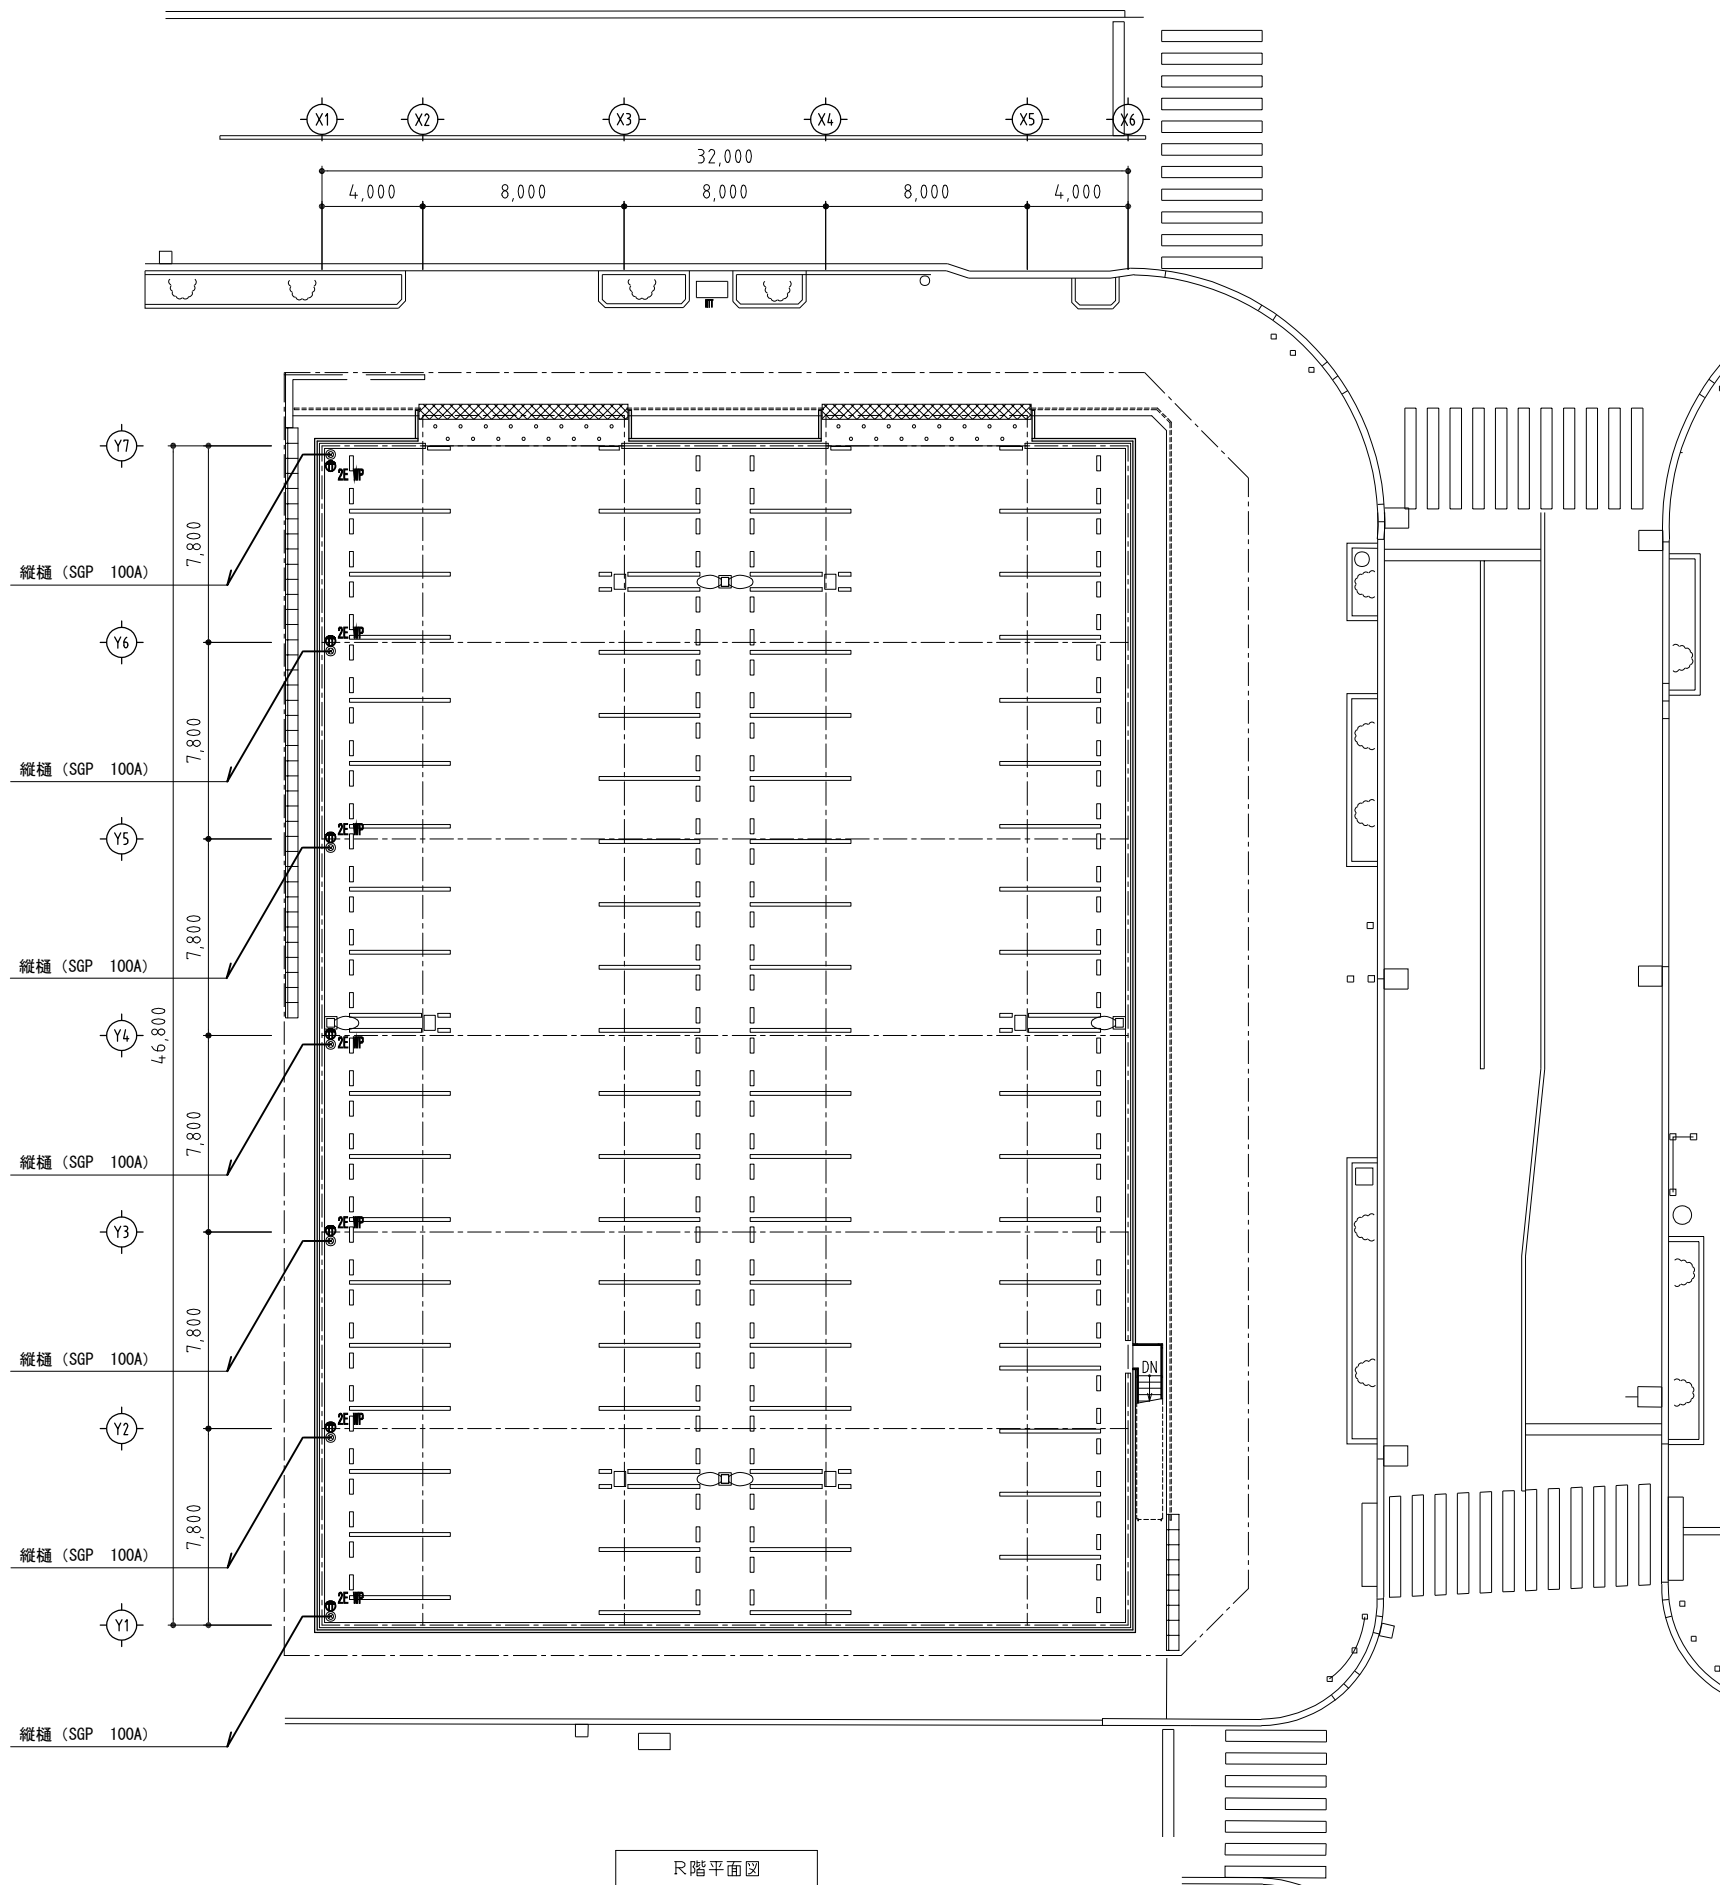

事業名	北見市中央大通沿道地区第一種市街地再開発事業	コムズ・司・清和共同企業体 代表者（株）コムズワーク 一級建築士事務所登録（石）4638号	管理建築士 竹ノ内 久 担 当 検 図 担当建築士	縮 尺	工 事 名		図面番号		
			一級建築士登録 第200222号			(仮称)北見市中央大通沿道地区第一種市街地再開発事業 立体駐車場棟		E - 11	
			意匠図担当建築士 アルファコート株式会社 館本 和法	設計年月日	用紙サイズ	A-1			1/150
					A-2				
					A-3	1/300			
			一級建築士事務所登録 第(石)5189号 一級建築士登録 第339203号		図 面 名				
					雨水排水設備 R階平面図				